


**PAVIMENTO TIPO (2º AO 6º PVTO)**  
 ESCALA 1:100  
 ÁREA: 921,45m²  
 26 VAGAS AUTOMÓVEIS / 10 VAGAS MOTOCICLETAS

- NOTAS:
- O ELEVADOR ACESSÍVEL A PESSOAS DEFICIENTES ATENDE A NM 313/07 (CABINE MÍNIMA 110 x 140 cm), DECRETO FEDERAL 5.296/04, NM 207/99, NBR 16.042/2012, NBR 9050/15 E LEI 4.821/96.
  - NA FASE DE CONSTRUÇÃO DA CADA DO ELEVADOR DEVERÃO SER INSTALADOS TODOS OS ELEMENTOS NECESSÁRIOS PARA AUXILIAR A MONTAGEM DOS EQUIPAMENTOS DO APARELHO DE ELEVAÇÃO, CONFORME NM 207/99.
  - A JANELA PARA VENTILAÇÃO DIRETA DA CAIXA DO ELEVADOR DEVE SER EM VENEZIANA FIXA E INSTALADA JUNTO AO TETO DA CAIXA DO ELEVADOR.

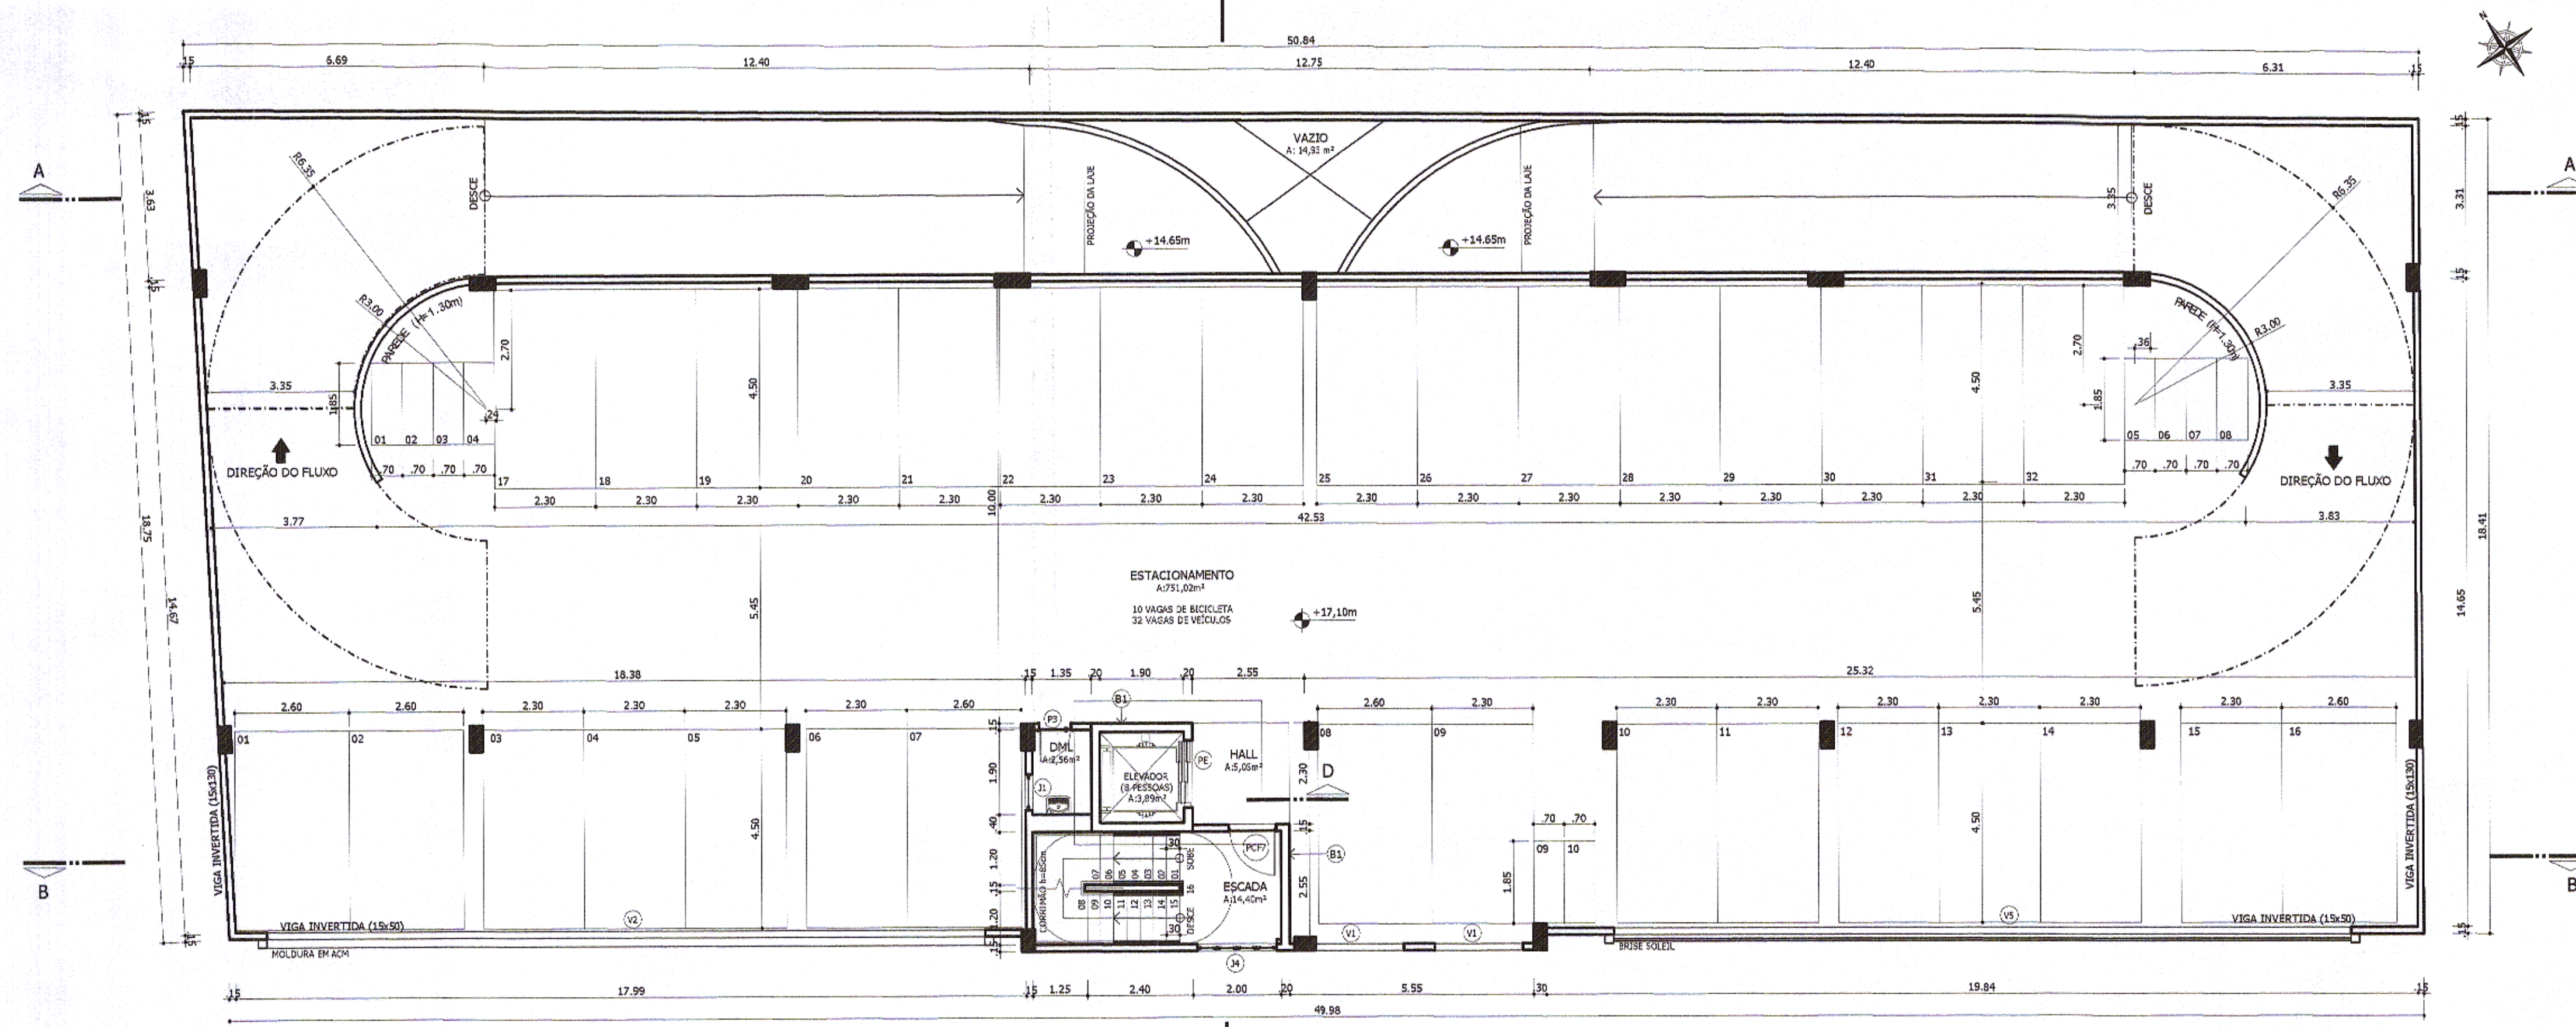

**7º PAVIMENTO**  
 ESCALA 1:100  
 ÁREA: 763,59 m²  
 32 VAGAS AUTOMÓVEIS / 11 VAGAS MOTOCICLETAS

- NOTAS:
- O ELEVADOR ACESSÍVEL A PESSOAS DEFICIENTES ATENDE A NM 313/07 (CABINE MÍNIMA 110 x 140 cm), DECRETO FEDERAL 5.296/04, NM 207/99, NBR 16.042/2012, NBR 9050/15 E LEI 4.821/96.
  - NA FASE DE CONSTRUÇÃO DA CADA DO ELEVADOR DEVERÃO SER INSTALADOS TODOS OS ELEMENTOS NECESSÁRIOS PARA AUXILIAR A MONTAGEM DOS EQUIPAMENTOS DO APARELHO DE ELEVAÇÃO, CONFORME NM 207/99.
  - A JANELA PARA VENTILAÇÃO DIRETA DA CAIXA DO ELEVADOR DEVE SER EM VENEZIANA FIXA E INSTALADA JUNTO AO TETO DA CAIXA DO ELEVADOR.



N.º	DESCRIÇÃO	RESP.	DATA
02			
01			
REVISÃO			
 <b>GOVERNO DO ESTADO DO ESPÍRITO SANTO</b> <b>SECRETARIA DE ESTADO DOS TRANSPORTES E OBRAS PÚBLICAS - S E T O P</b> <b>INSTITUTO DE OBRAS PÚBLICAS DO ESTADO DO ESPÍRITO SANTO - I O P E S</b> <b>DIRETORIA DE PLANEJAMENTO E ARTICULAÇÃO SETORIAL - DPA</b> <b>GERÊNCIA DE PESQUISAS, ESTUDOS E PROJETOS - GPPE</b>			
EMPREENDIMENTO: <b>EDIFÍCIO GARAGEM BLOCO 5</b>			
PROJETO: <b>PROJETO ARQUITETÔNICO MODIFICATIVO DO HOSPITAL ESTADUAL DE URGÊNCIA E EMERGÊNCIA (HEUE) - PROJ. APROVADO SOB O Nº 4519835/2007</b>			
LOCAL: RUA DESEMBARGADOR JOSÉ VICENTE, Nº 110, E AV. VITÓRIA, Nº 808 - FORTE SÃO JOÃO VITÓRIA - ESPÍRITO SANTO			
DIRETOR DE PLANEJAMENTO E ARTICULAÇÃO SETORIAL: <i>[Signature]</i>		DISCIPLINA: <b>ARQUITETURA</b>	
PROPRIETÁRIO: HONORÁRIOS DE BARRIOS FIGUEIRA NETO		FASE: PROJETO LEGAL	
ESTADO DO ESPÍRITO SANTO			
ÓRGÃO/REPRESENTANTE LEGAL: <i>[Signature]</i>			
CARLOS LUIZ TESCH XAVIER			
SECRETARIA DE ESTADO DA SAÚDE SESA			
AUTOR DO PROJETO: <i>[Signature]</i>		CREA/CAU: A1 8093-B	
CO-AUTOR DO PROJETO: ROBERTA DE LIMA GUARIENTO		CREA/CAU:	
AUTOR PROJ. DE INCENÇÃO: RRG PROJETOS E OBRAS LTDA/EPF		CREA/CAU:	
RESPONSÁVEL TÉCNICO DA OBRA:		CREA/CAU:	
TÍTULO: <b>PLANTA BAIXA - PAVIMENTO TIPO</b>		FOLHA: <b>5</b>	
TÍTULO: <b>PLANTA BAIXA 6º PAVIMENTO</b>		FOLHA: <b>7</b>	
ARQUIVO: Revisão final abril.dwg	DATA: MAR/15	ESCALA: INDICADA	FORMATO: A1
UNIDADE: METRC	DESENHO:		